

304506
D: 468,32
An: 466,31 (304507)
S: 466,31
t: 2,01m

304502
D: 468,34
S: 465,62
t: 2,72

304501
D: 465,27
S: 462,80
t: 2,47

304504
D: 474,66
S: 472,17
t: 2,49

304509
D: 473,52
S: 471,53
t: 1,99m

304507
D: 472,59
An: 470,60 (304508)
S: 470,60 (304509)
t: 1,99m

304503
D: 472,62
S: 470,13
t: 2,48





304505
D: 473,59
S: 471,08
t: 2,51

304508
D: 473,90
S: 471,89
t: 2,01m

304504
D: 474,66
S: 472,17
t: 2,49

Die Darstellung der Versorgungsträger erfolgt nur nachrichtlich und ist nicht zur Maßentnahme geeignet.

- Legende:
- geplanter Schmutzwasserkanal
 - geplanter Regenwasserkanal
 - geplante Wasserleitung
 - geplanter Lichtwellenleiter
 - geplanter Stromkabel
 - geplanter Durchlass DN 300
 - geplanter Straßeneinlauf
 - bestehende Wasserleitungsschieber
 - bestehender Schmutzwasserkanal
 - bestehender Regenwasserkanal
 - bestehende Wasserleitung
 - bestehendes Stromkabel
 - bestehendes Kabel Telekom
 - bestehende Straßenleuchte

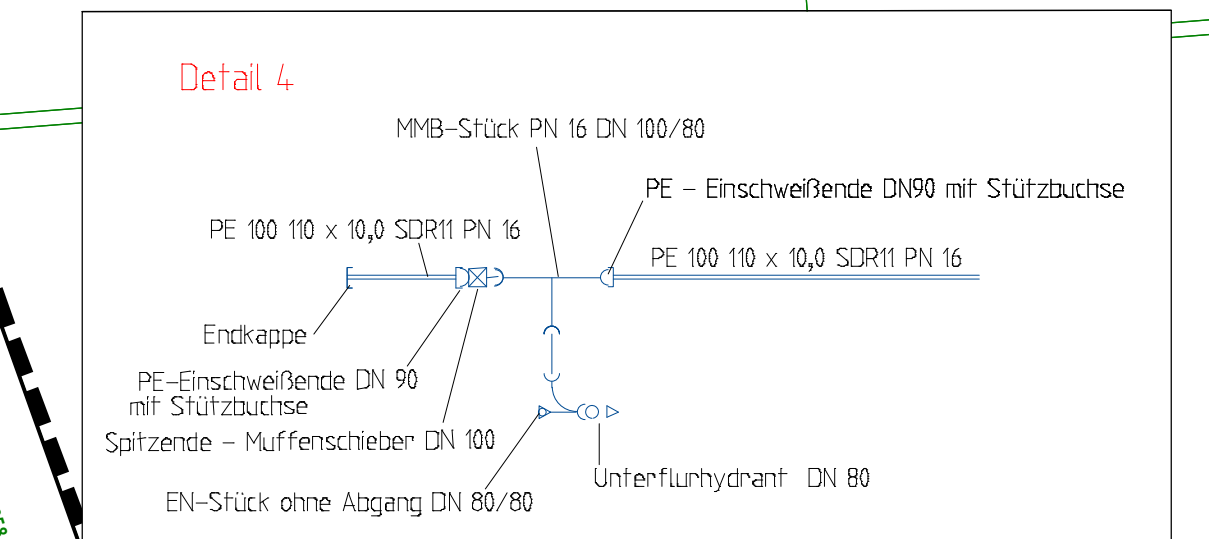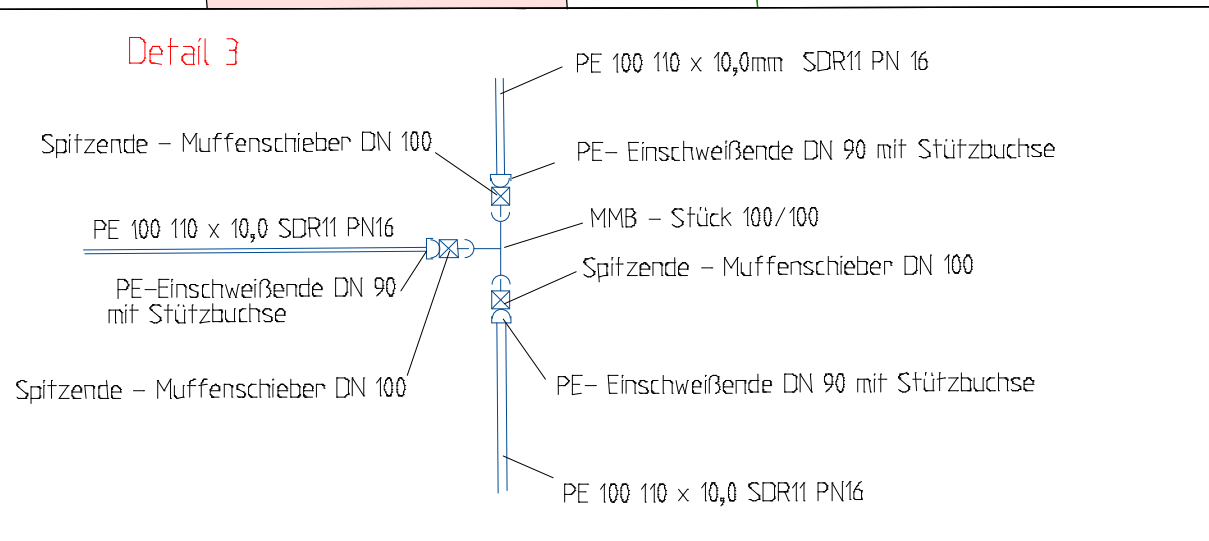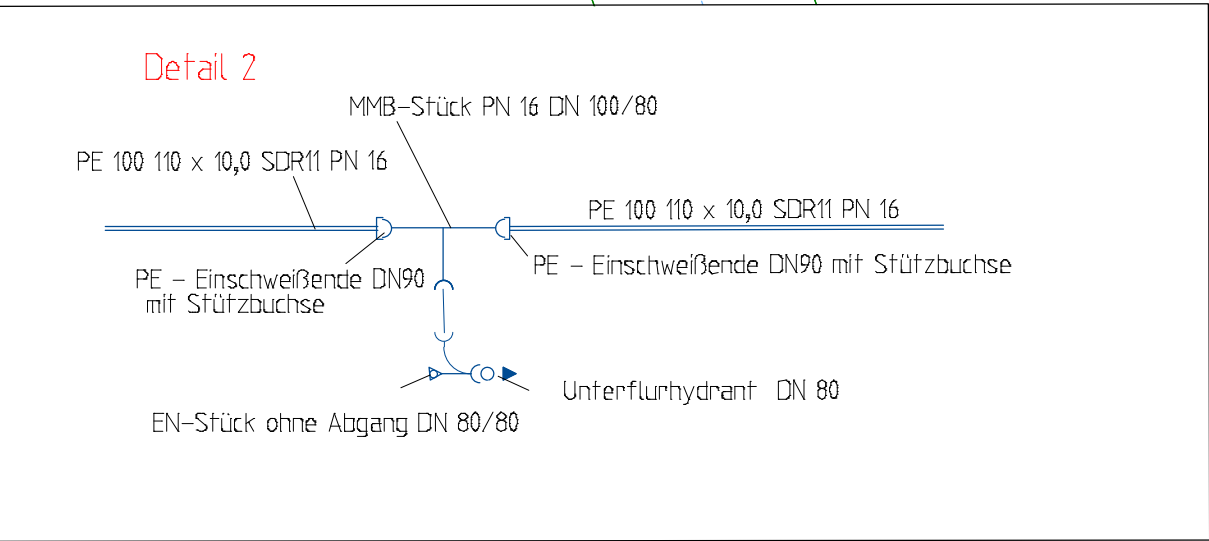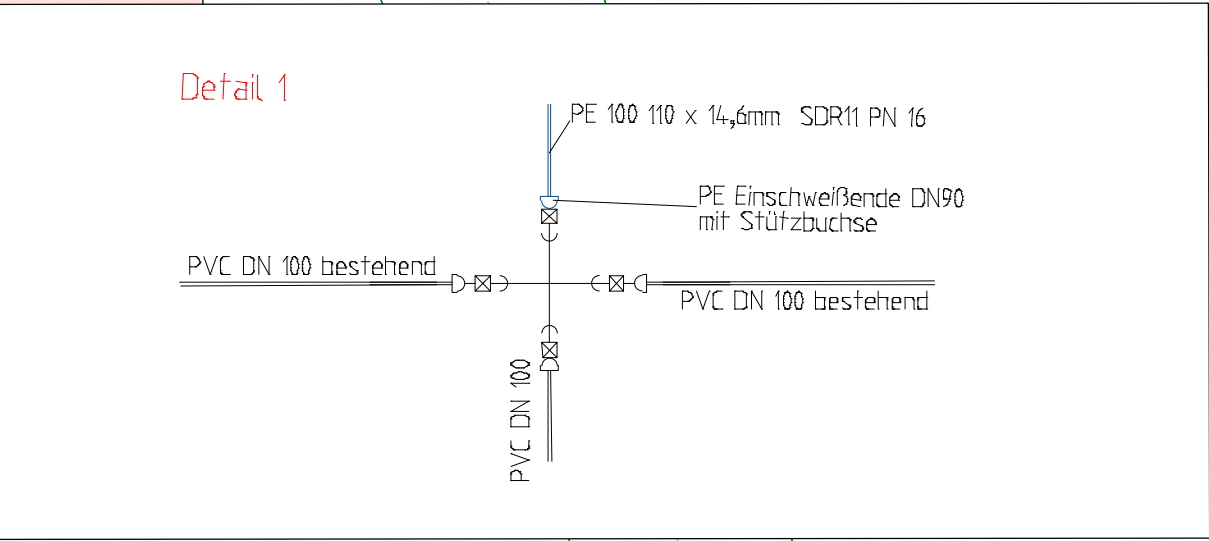

Vorhabensträger:
Stadt Wasserfrüdigen
Marktsstraße 9
91717 Wasserfrüdigen

Datum _____
Unterschrift _____

Entwurfsplanung

Nr.	Änderungen	Datum	Name	Datum	Geprüft								
Bauvorhabens: Erschließung Baugebiet Sigelgasse II in Obermörsheim													
Vorhabensträger: Stadt Wasserfrüdigen, Marktsstraße 9, 91717 Wasserfrüdigen				Projekt Nr.: 31-2022									
				Plan Nr.: 2.4									
Maßstab: 1: 250		Lageplan Kanal		<table border="1" style="width: 100%; border-collapse: collapse;"> <thead> <tr> <th>Monat</th> <th>Name</th> </tr> </thead> <tbody> <tr> <td>Entworfen</td> <td>Feb. 2023 Vu</td> </tr> <tr> <td>Gezeichnet</td> <td>Feb. 2023 M,Vu</td> </tr> <tr> <td>Geprüft</td> <td>Feb. 2023 Vu</td> </tr> </tbody> </table>		Monat	Name	Entworfen	Feb. 2023 Vu	Gezeichnet	Feb. 2023 M,Vu	Geprüft	Feb. 2023 Vu
Monat	Name												
Entworfen	Feb. 2023 Vu												
Gezeichnet	Feb. 2023 M,Vu												
Geprüft	Feb. 2023 Vu												
<p>Entwurfsvorhaben: VNI Ingenieurbüro für Tiefbau GmbH Nordring 4 91785 Pleinfeld 09144_94600 info@vni-net.de</p>				Pleinfeld, den 01.02.2023 _____ Unterschrift									